



LEYENDA	
SIMBOLOGÍA	DENOMINACIÓN
E	NOMENCLATURA ESCALERAS
⊠	CUADRO ELÉCTRICO
	PUERTA RF
	PUERTA RF CON ANTIPÁNICO
	RETENEDORES EN PUERTA


Edificios de Ciencias Experimentales: Facultades de Biología, Química y C.C. del Mar <b>BLOQUE C</b>		<b>UNIVERSIDADE DE VIGO</b>	
Documento: PLAN DE AUTOPROTECCIÓN		Planta: TERCERA Y CUB. Autor: 	
Capítulo: CAPITULO 2 PLANOS DESCRIPTIVOS	Escala: 1/300	Nº de plano: 7	Fecha: NOV.-2010
Delineación: Natalia Montero Arribas			



BLOQUE C PLANTA SEGUNDA  
2398.62m²

LEYENDA	
SIMBOLOGÍA	DENOMINACIÓN
E	NOMENCLATURA ESCALERAS
⊠	CUADRO ELÉCTRICO
	PUERTA RF
	PUERTA RF CON ANTIPÁTICO
	RETENEDORES EN PUERTA


Edificios de Ciencias Experimentales: Facultades de Biología, Química y C.C. del Mar <b>BLOQUE C</b>		 <b>UNIVERSIDADE DE VIGO</b>	
Documento: <b>PLAN DE AUTOPROTECCIÓN</b>		Planta: <b>SEGUNDA</b>	
Escala: 1/300		Autor: 	
Revisión: 0	Nº de plano: 8	Fecha: NOV.-2010	Delineación: Natalia Montero Arribas

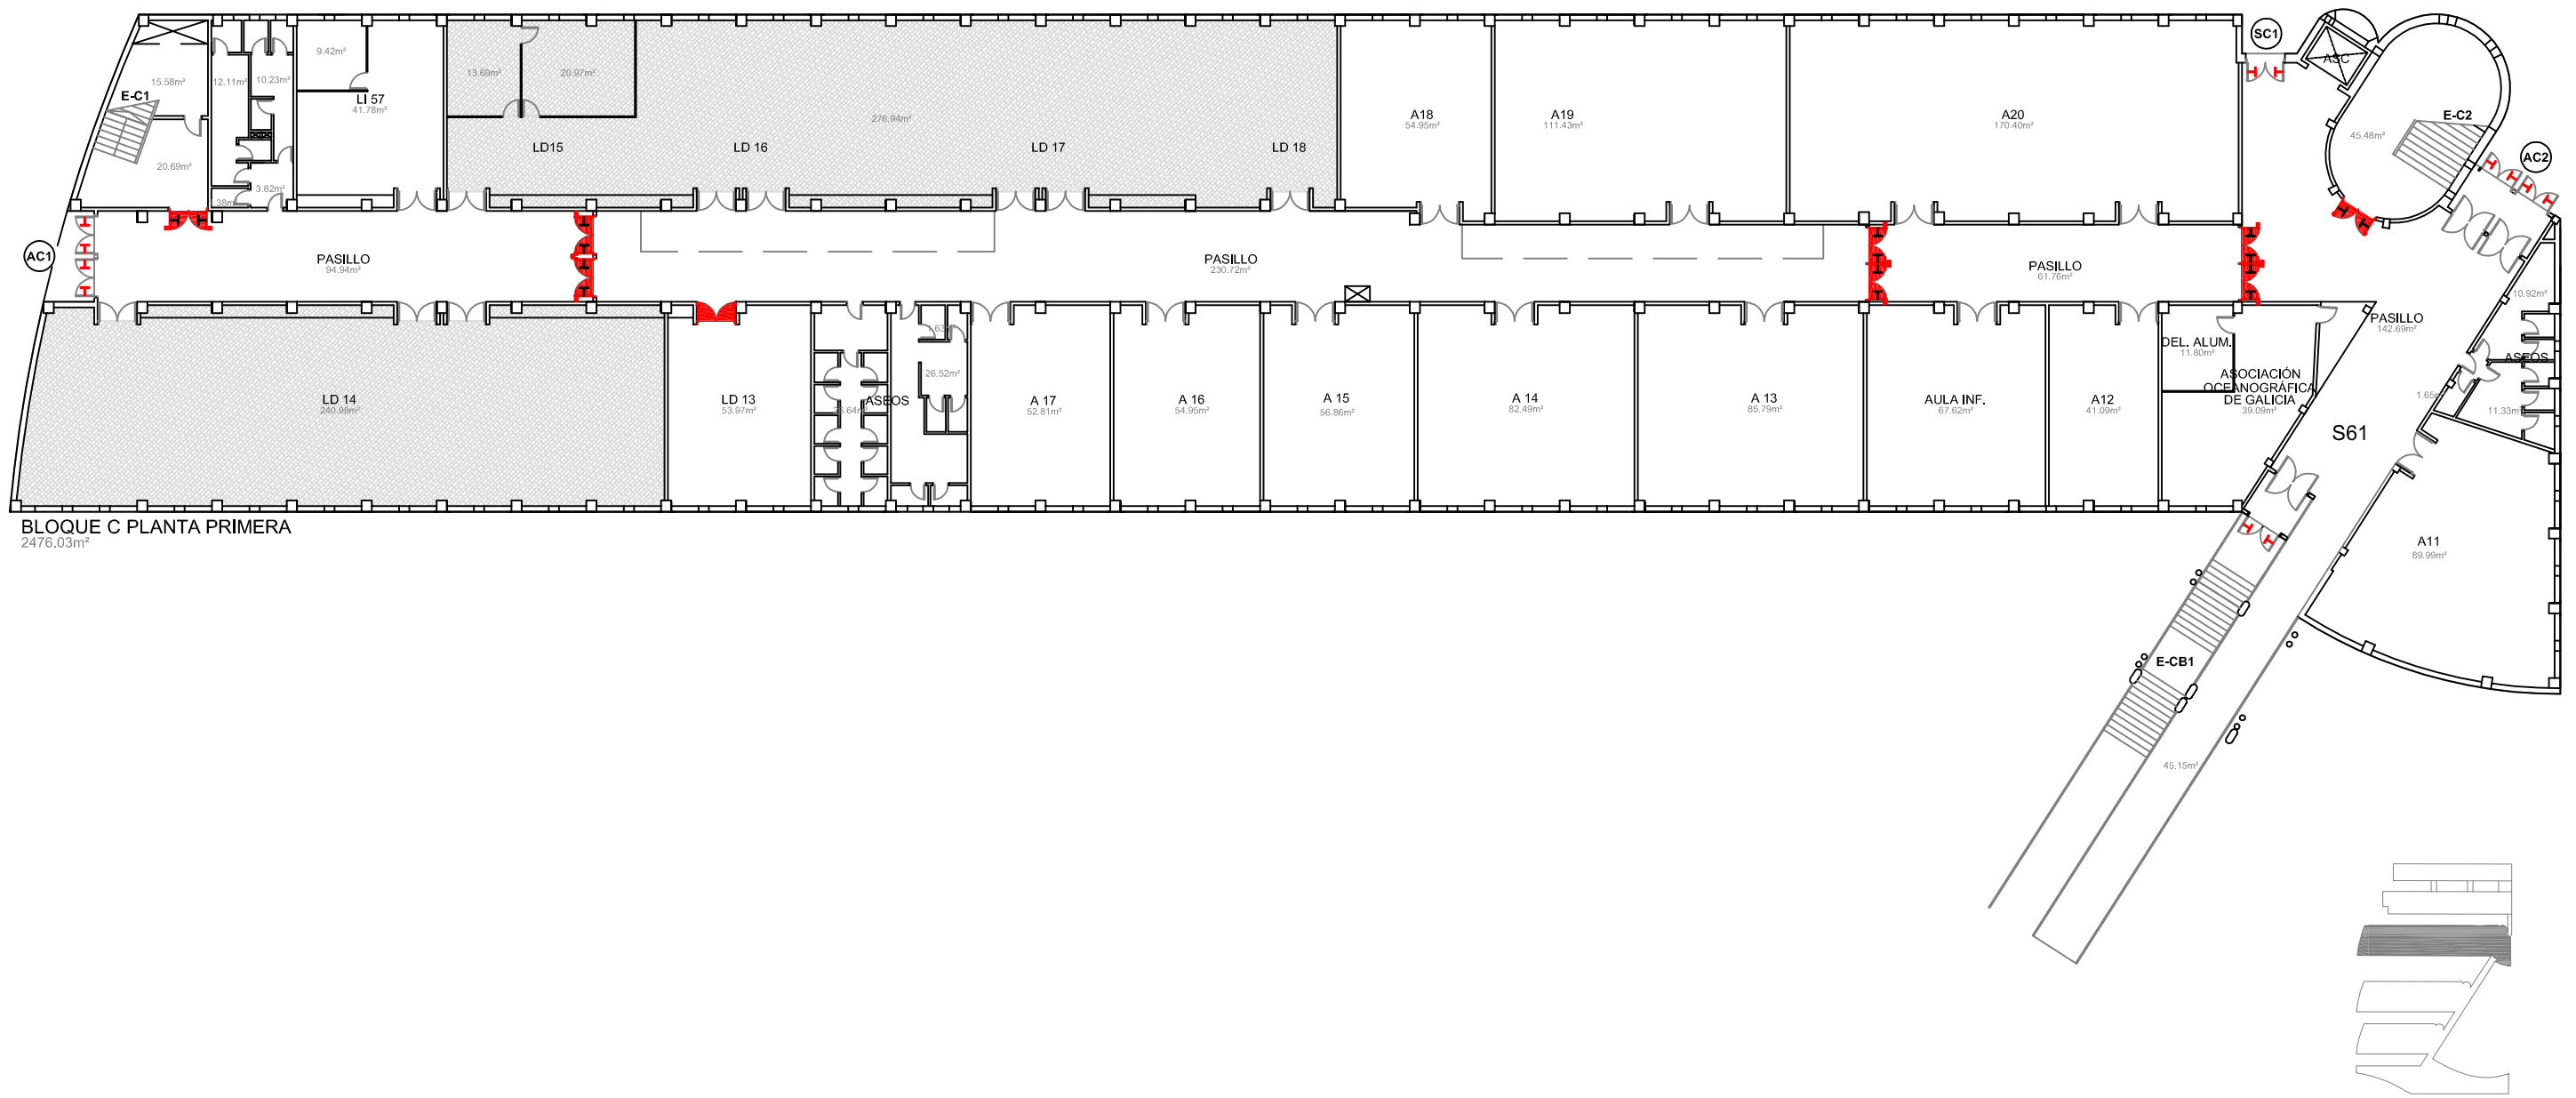


BLOQUE C PLANTA PRIMERA  
2476.03m<sup>2</sup>

LEYENDA	
SIMBOLOGÍA	DENOMINACIÓN
	EN OBRAS
	ACCESOS
	SALIDAS
	NOMENCLATURA ESCALERAS
	CUADRO ELÉCTRICO
	PUERTA RF
	PUERTA RF CON ANTIPÁTICO
	RETENEDORES EN PUERTA
	PUERTA CON ANTIPÁTICO

Edificios de Ciencias Experimentales: Facultades de Biología, Química y C.C. del Mar <b>BLOQUE C</b>		 <b>UNIVERSIDADE DE VIGO</b>	
Documento: PLAN DE AUTOPROTECCIÓN		Planta: <b>PRIMERA</b> Autor: 	
Escala: 1/300	Revisión: 0	Nº de plano: 9	Fecha: NOV.-2010 Delineación: Natalia Montero Arribas

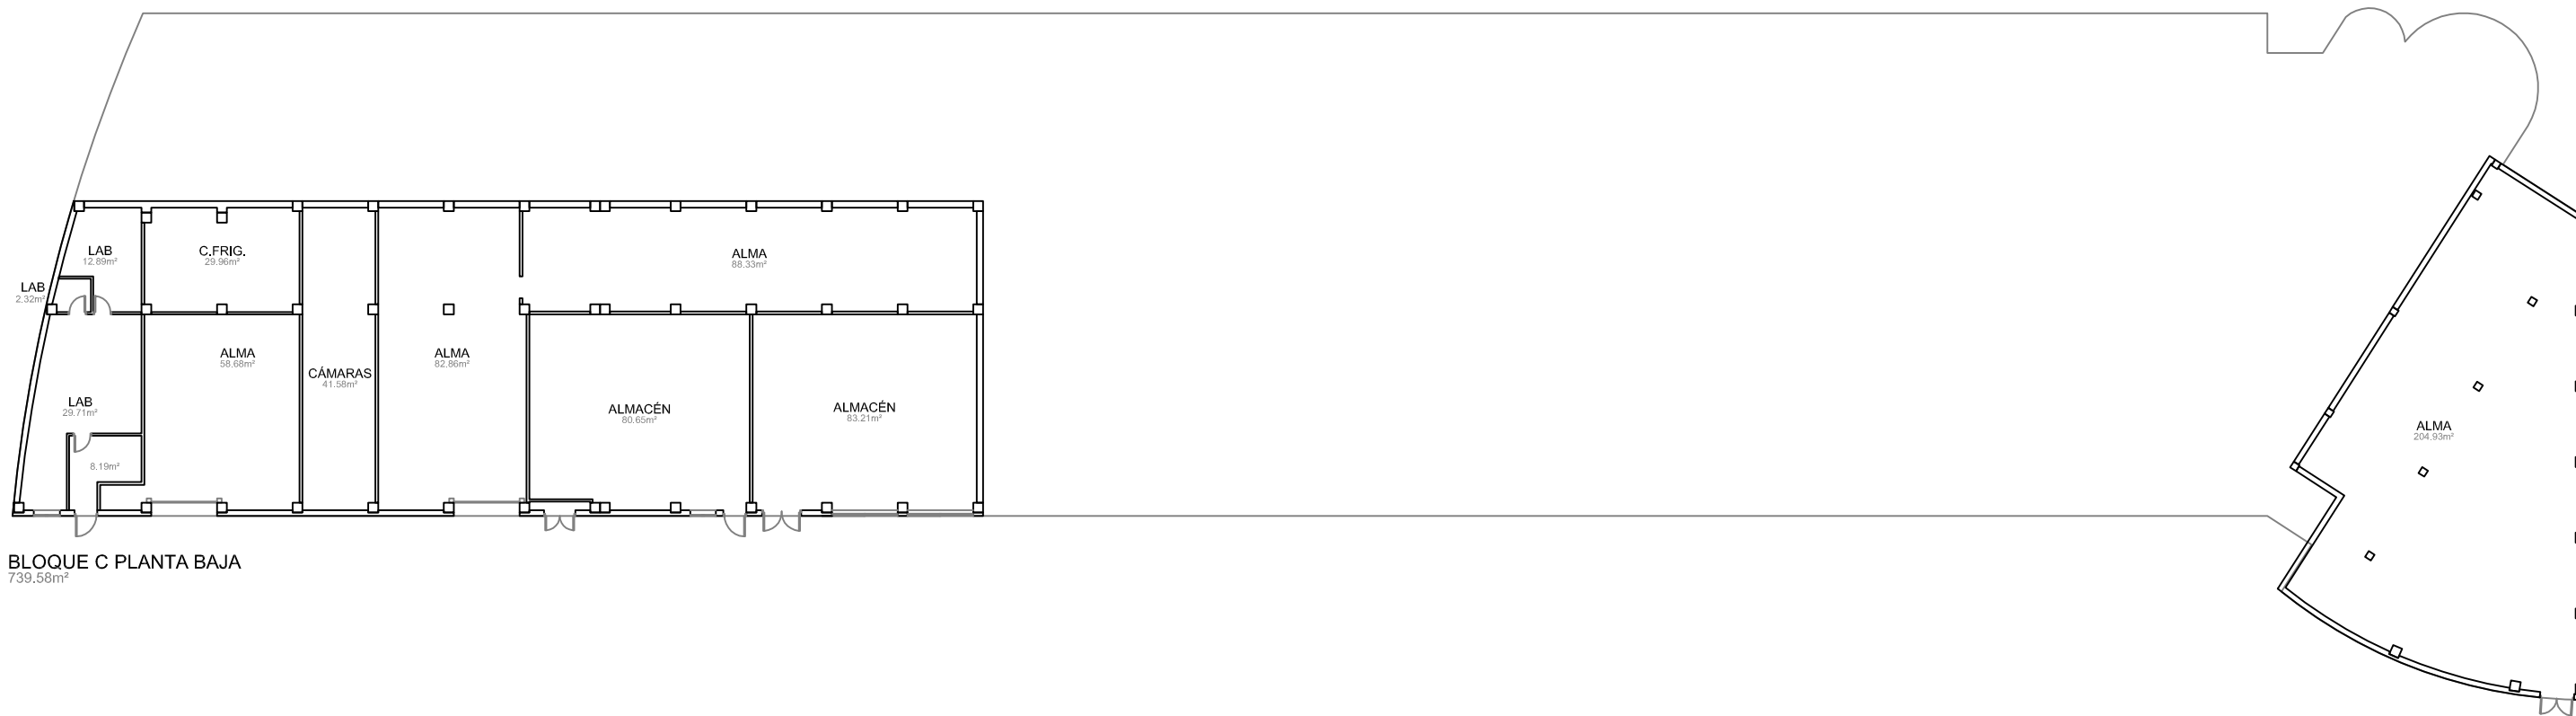

**BLOQUE C PLANTA BAJA**  
739.58m<sup>2</sup>

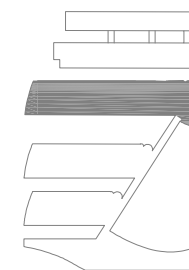

Edificios de Ciencias Experimentales: Facultades de Biología, Química y C.C. del Mar <b>BLOQUE C</b>		 <b>UNIVERSIDADE DE VIGO</b>	
Documento: <b>PLAN DE AUTOPROTECCIÓN</b>		Planta: <b>BAJA</b>	
CAPITULO 2 PLANOS DESCRIPTIVOS		Autor:	
Escala: 1/300	Revisión: 0	Nº de plano: 10	Fecha: NOV.-2010 Delineación: Natalia Montero Arribas
			